
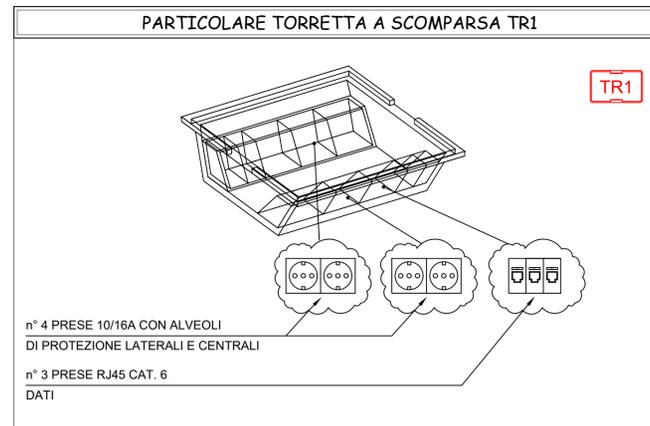


#### LEGENDA SIMBOLI

	Interruttore - comando luce
	Deviatore - comando luce
	Rilevatore di movimento a 360° accensioni luci installato a soffitto
	Apparecchio d'illuminazione incassato nel controsoffitto
	Apparecchio d'illuminazione incassato nel controsoffitto
	Apparecchio di illuminazione 11 W con gruppo autonomo di emergenza, autonomia 1 ora
	Presse 10/16 A
	Presse 10/16 A con alveoli di protezione laterali e centrali
	Presse CEE interbloccata 3P+N+T 16 A - IP55
	Torretta porta frutti installata a pavimento (vedi particolare)
	Presse dati RJ45 cat. 6 completa di cavo UTP
	Pulsante di tacitazione
	Pulsante a tirante - impianto di chiamata
	Pannello ottico acustico
	Punto alimentazione estrattore d'aria
	Quadro elettrico (vedi schema elettrico allegato)

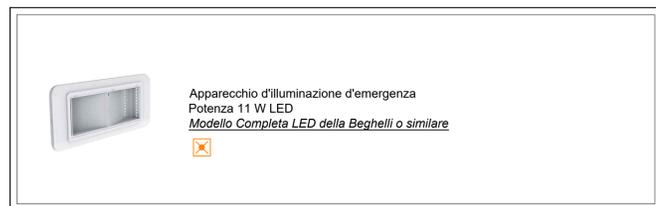

CENTRO CIVICO	INDIRIZZO COMMITTENTE: Comune di Monza	
	INDIRIZZO INTERVENTO: Centro Civico Via Silva - Via Puglia 20900 Monza (MB)	
	DATA: 28/09/2021	SCALA: 1:50
	NUMERO DI REVISIONE: -	DATA REVISIONE: -
DISEGNATO: SL	VERIFICATO: MB	

OGGETTO:  
IMPIANTO ELETTRICO

PRATICA: 4148	TAVOLA: EL 01
FILE: 4148-elettrico	



**BOLLACI E ARREGHINI**  
STUDIO TECNICO ASSOCIATO  
progettazione elettrica dal 1987  
Via Foppa 7A 20862 Arcore (MB)  
tel / fax 039 617252  
info@studiobollaci.it - www.studiobollaci.it