




5 VISTA TRIDIMENSIONALE PIANO PRIMO

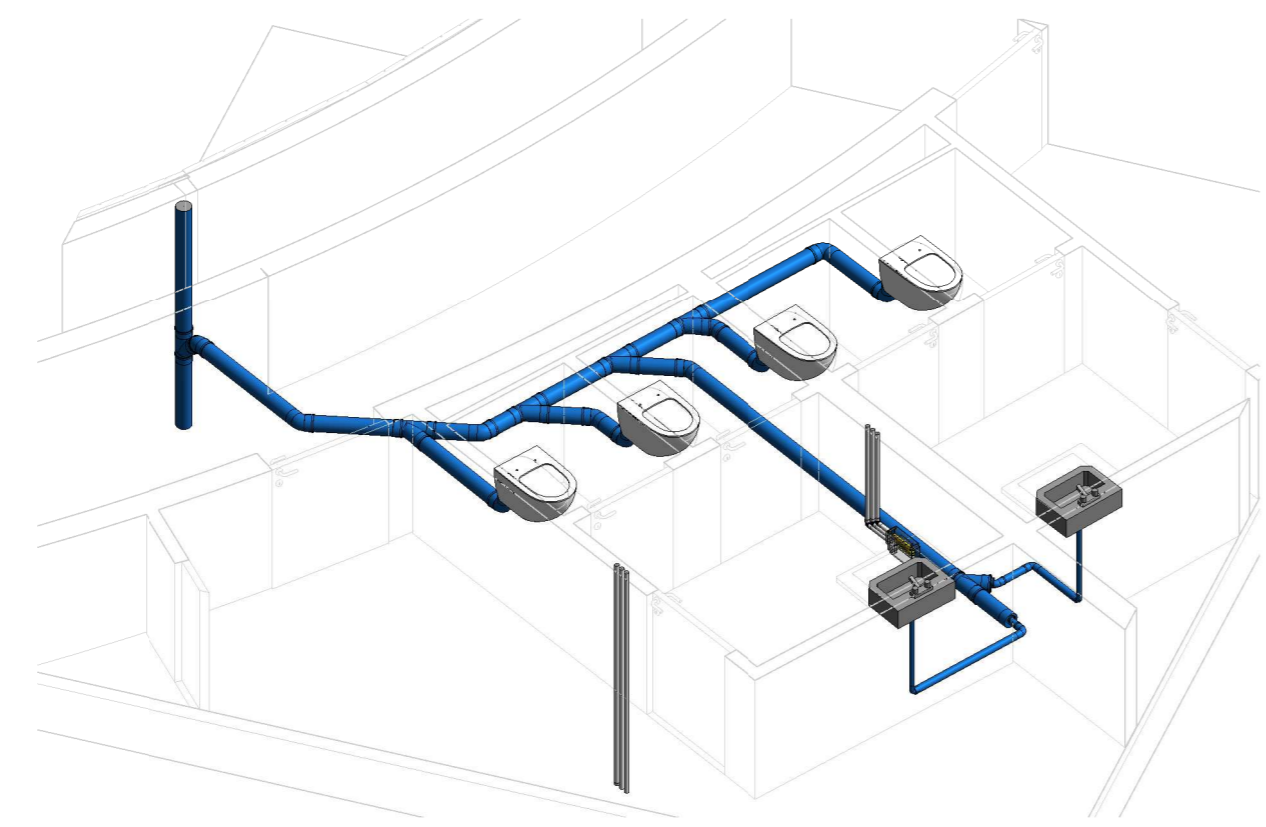


6 VISTA TRIDIMENSIONALE PIANO TERRA

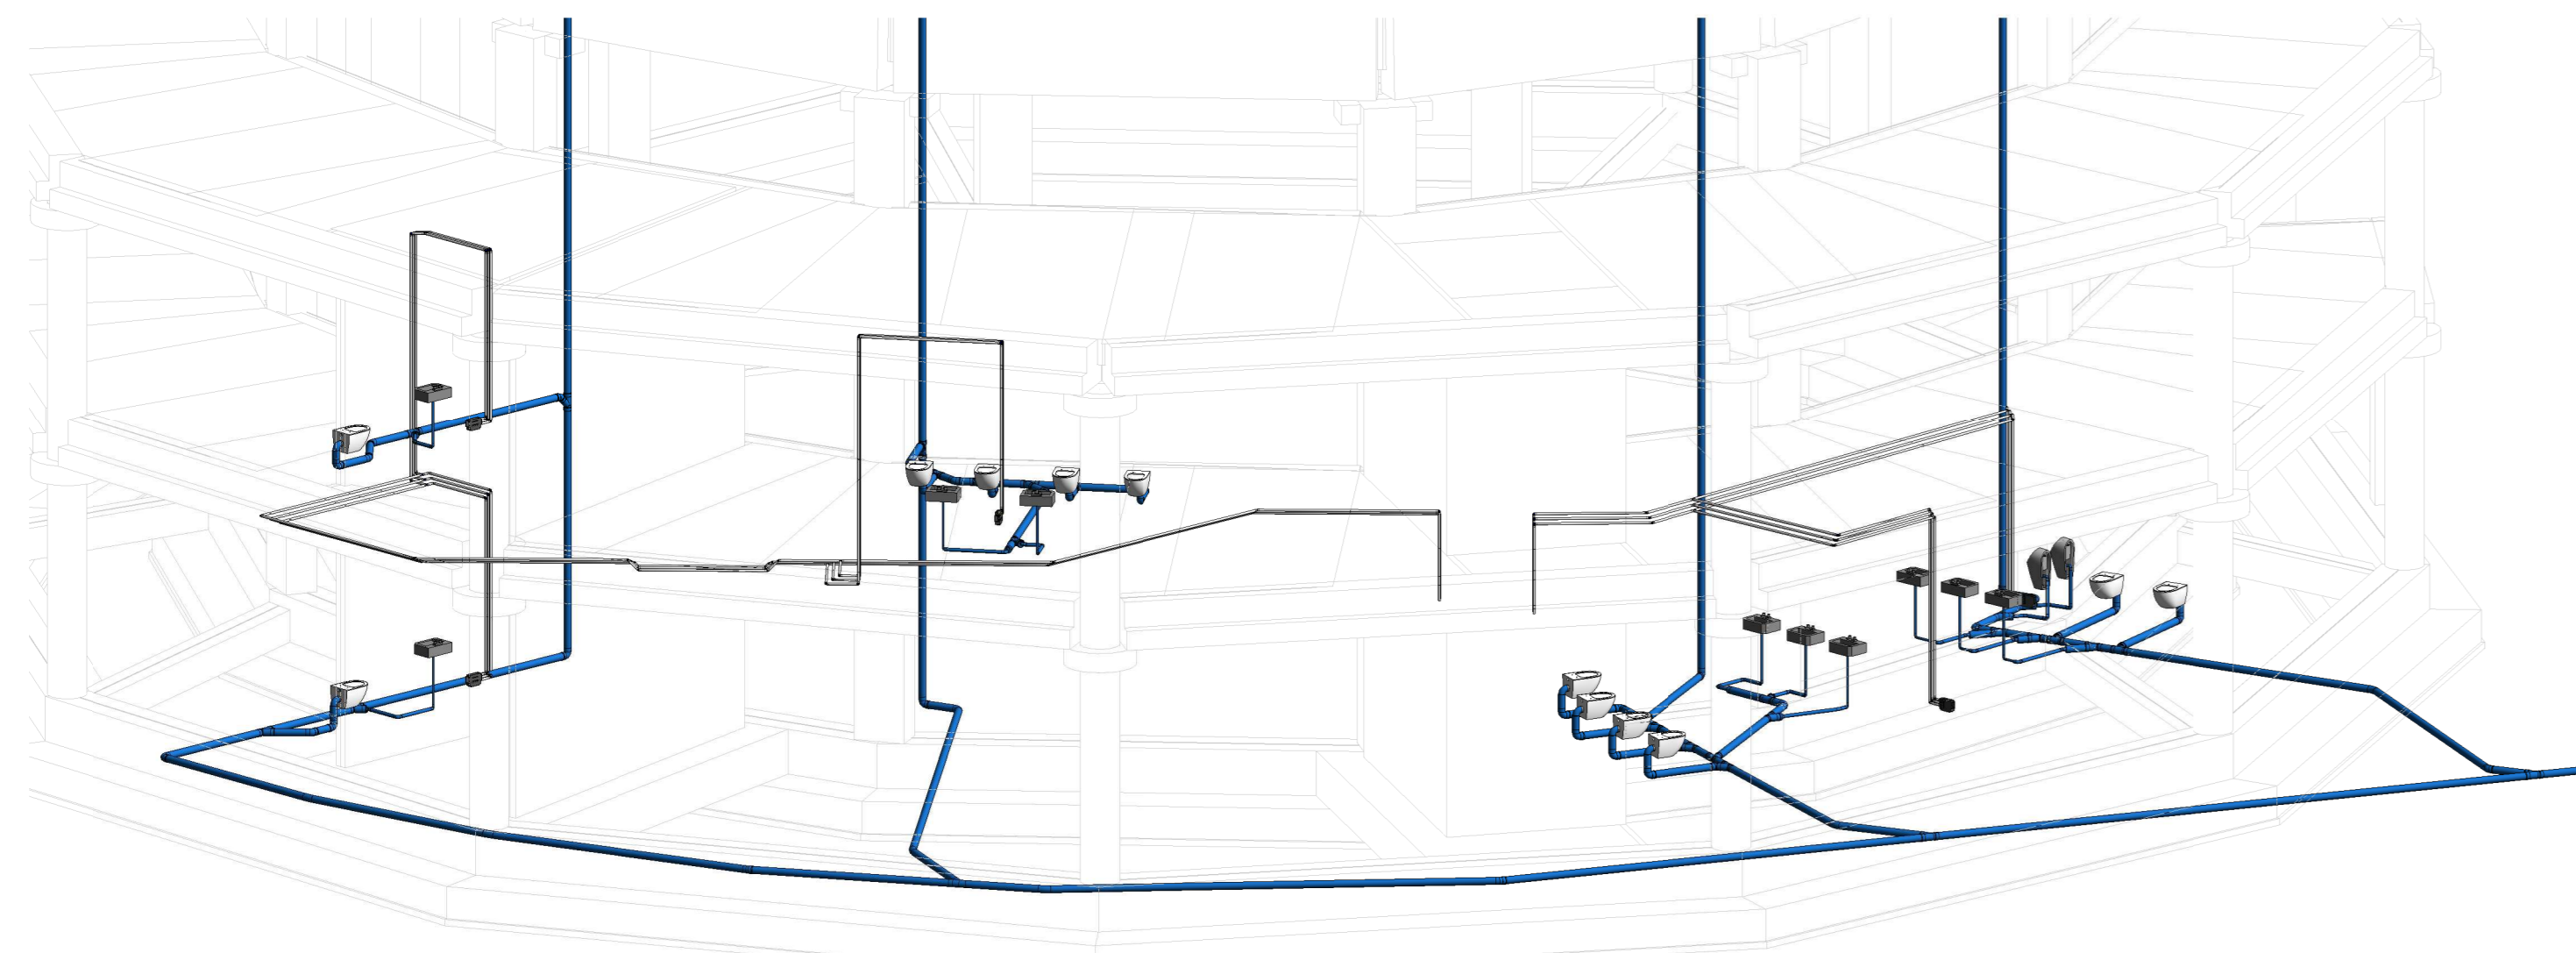


4 VISTA 3D COMPLESSIVA

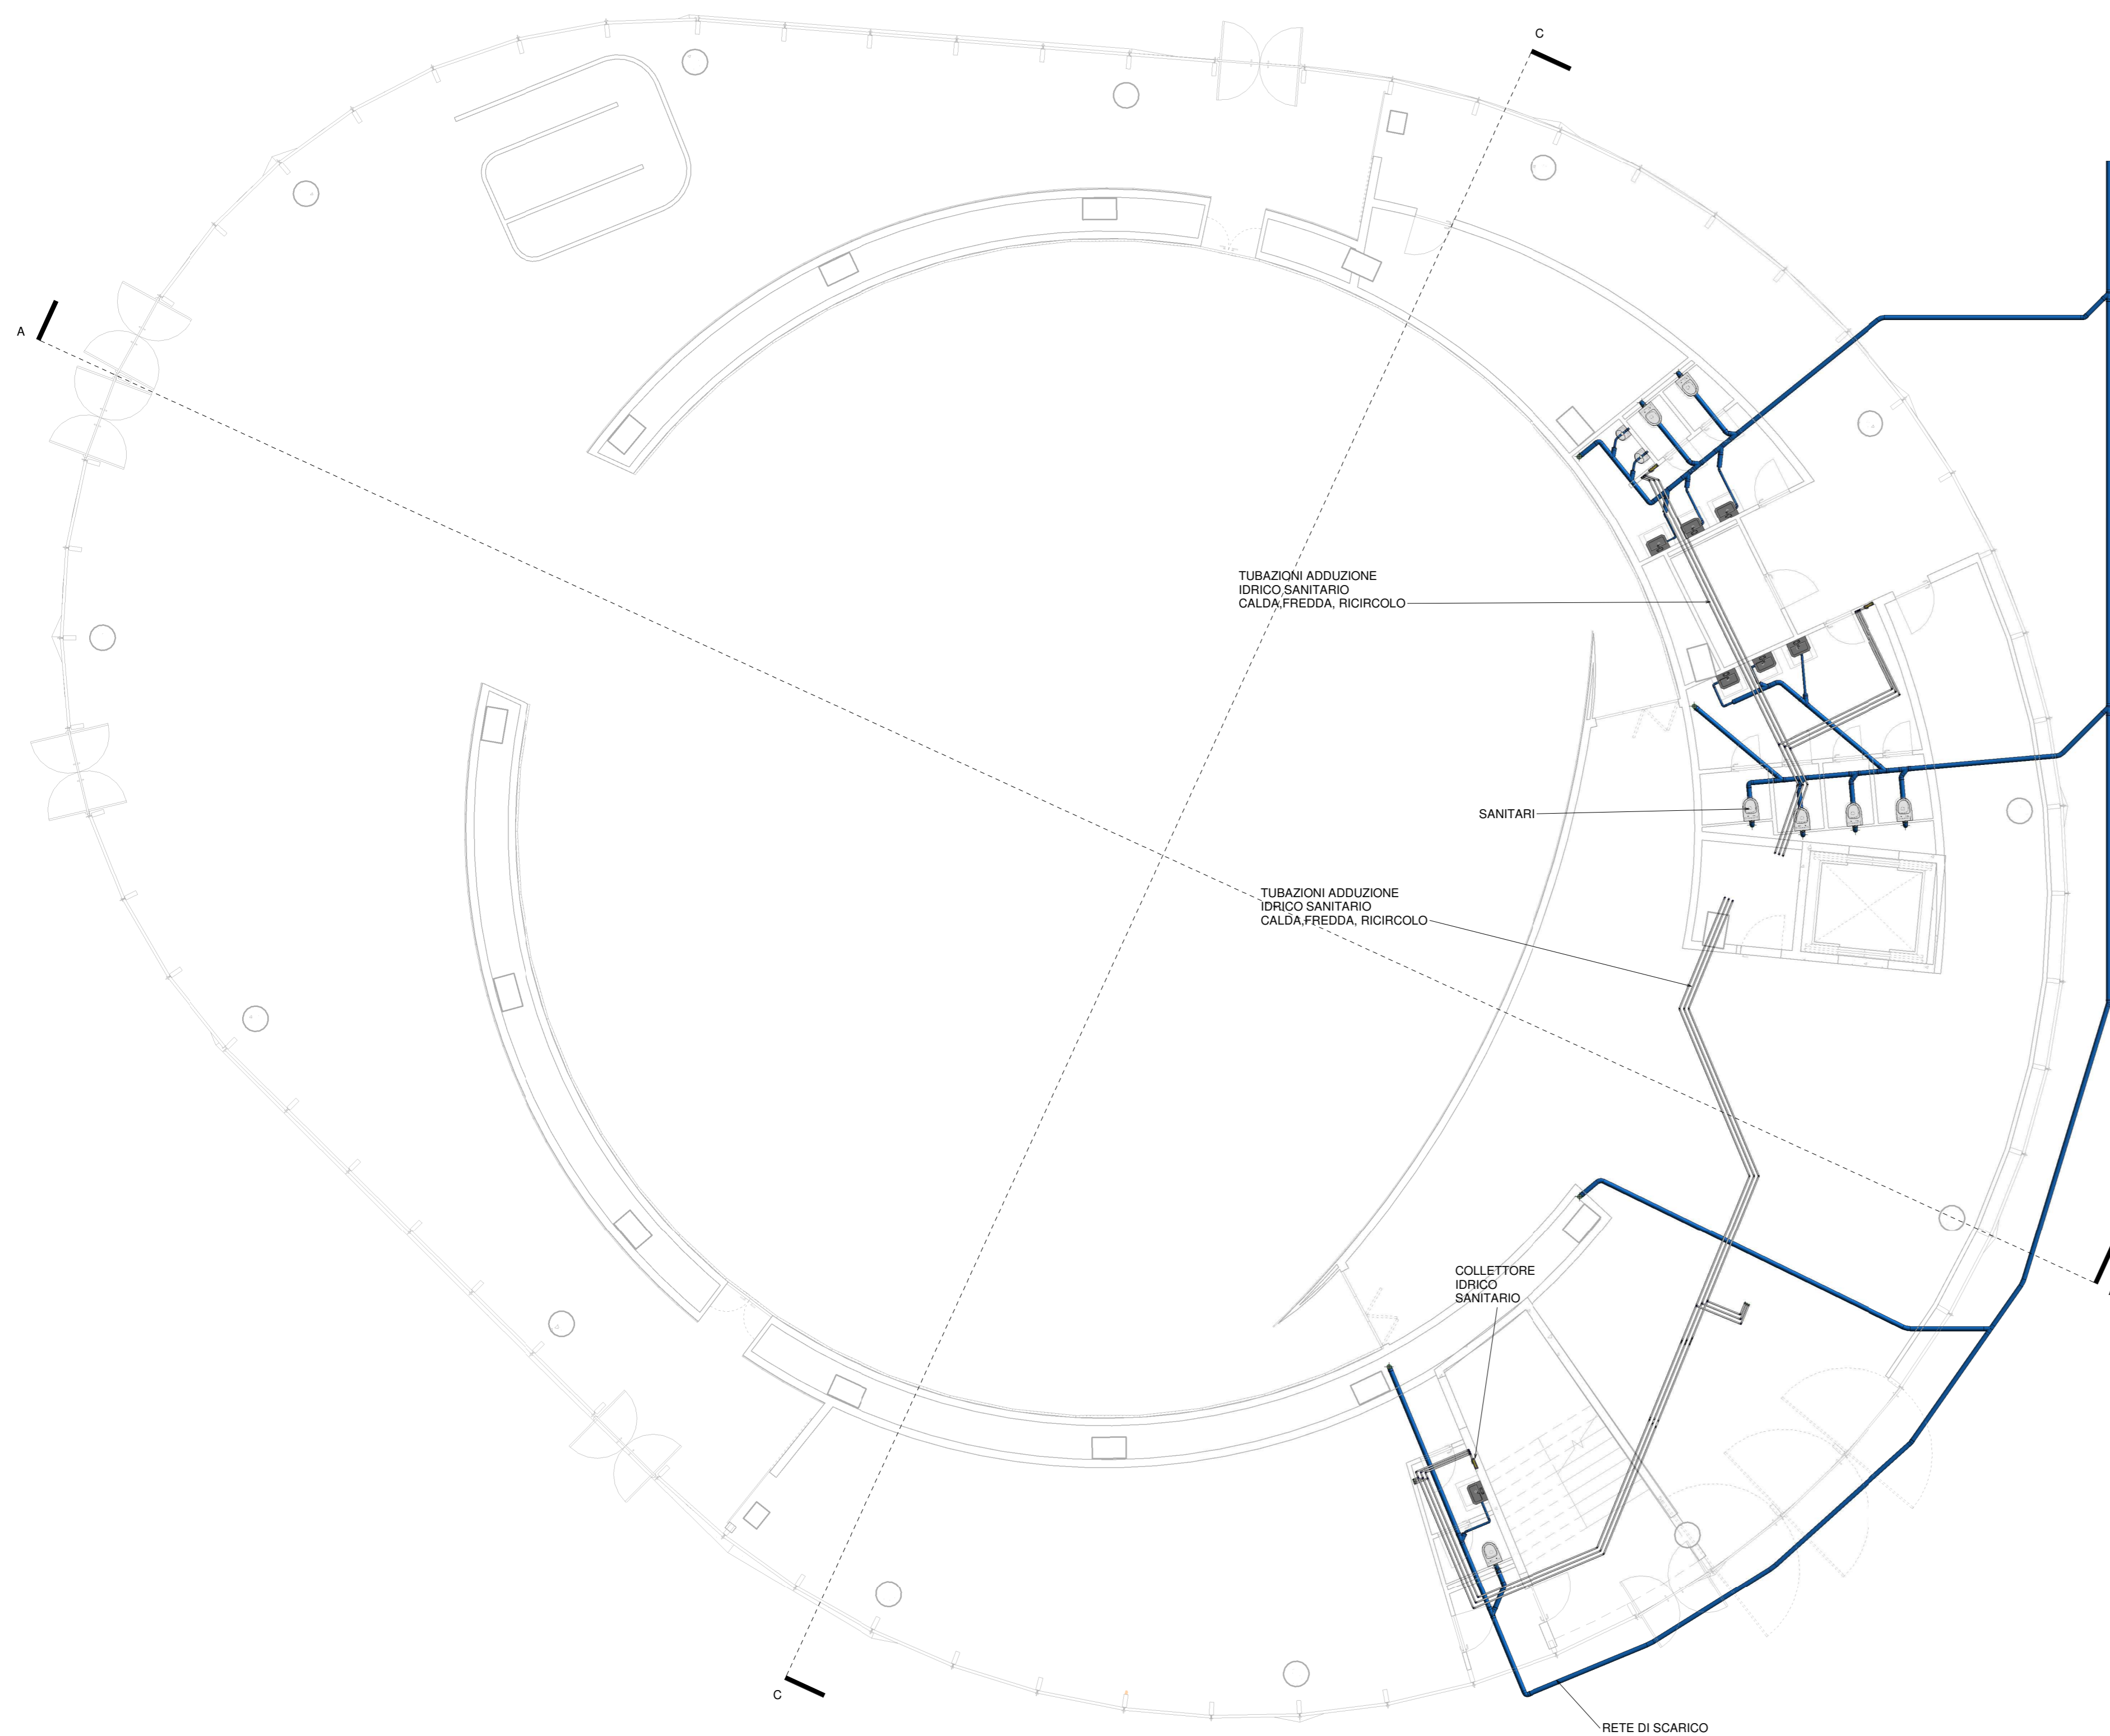

1 PIANTA PIANO TERRA - L00
1:100

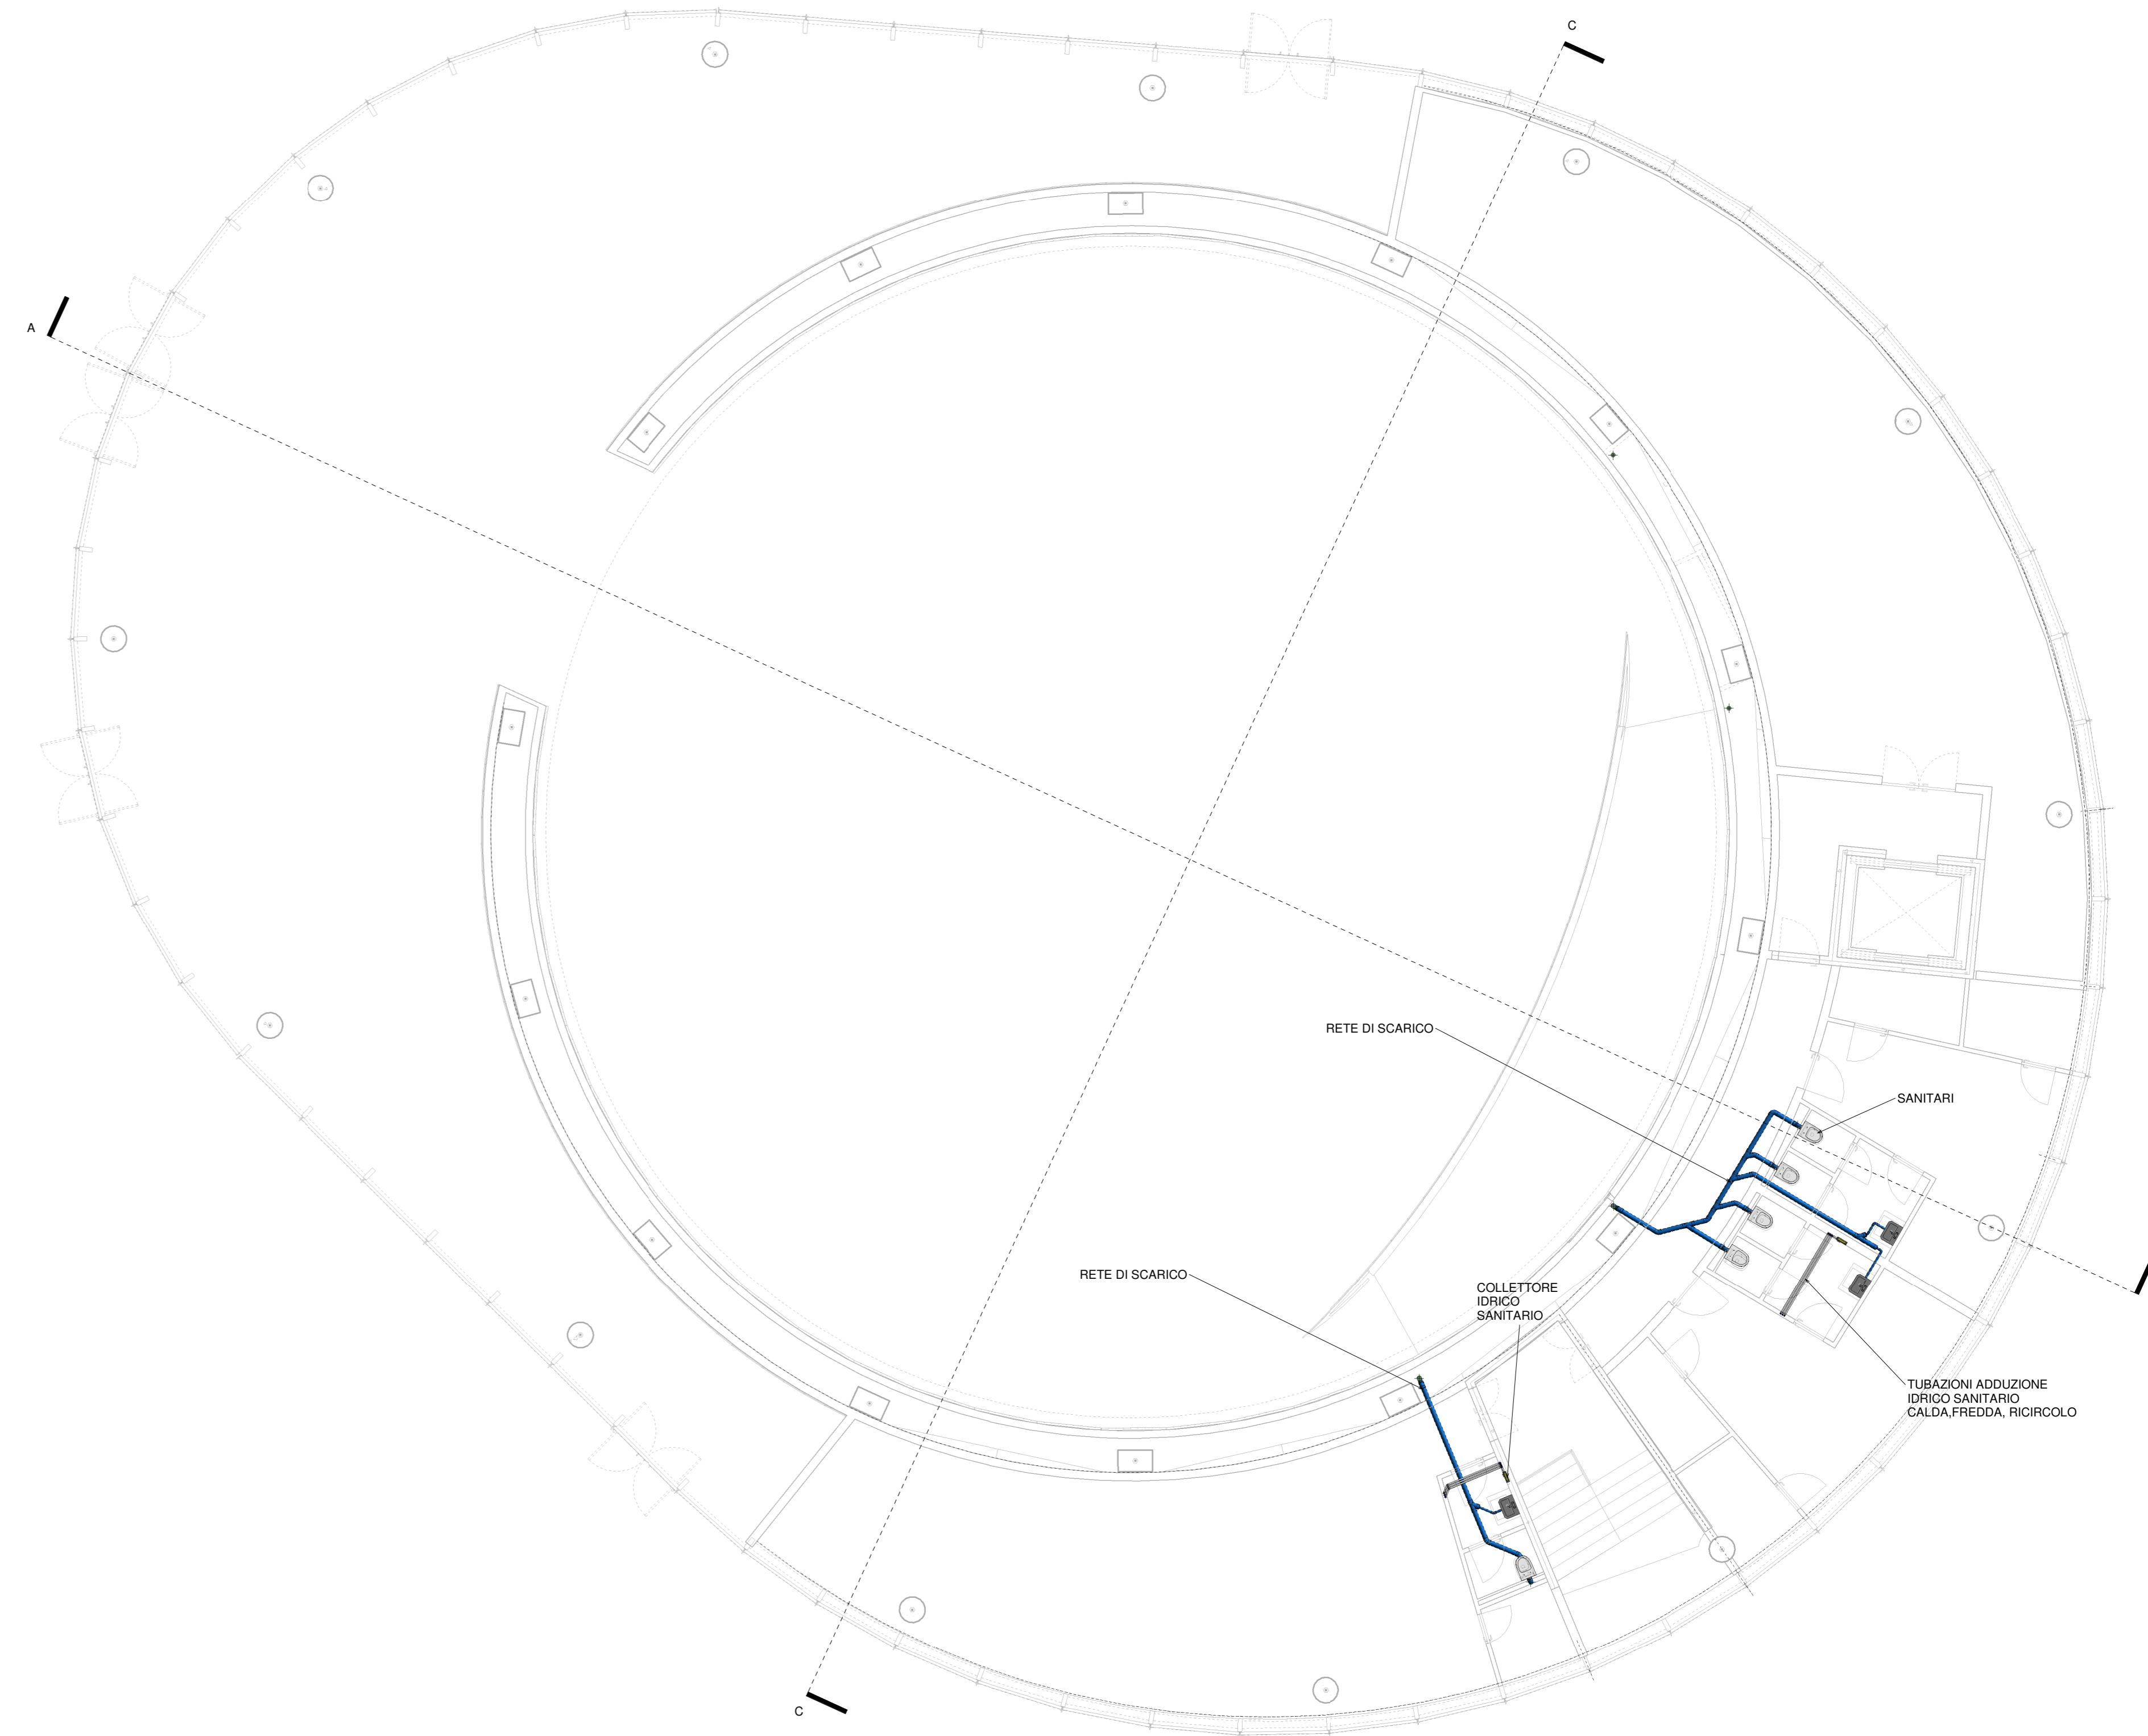

2 PIANTA PIANO PRIMO - L00 M
1:100

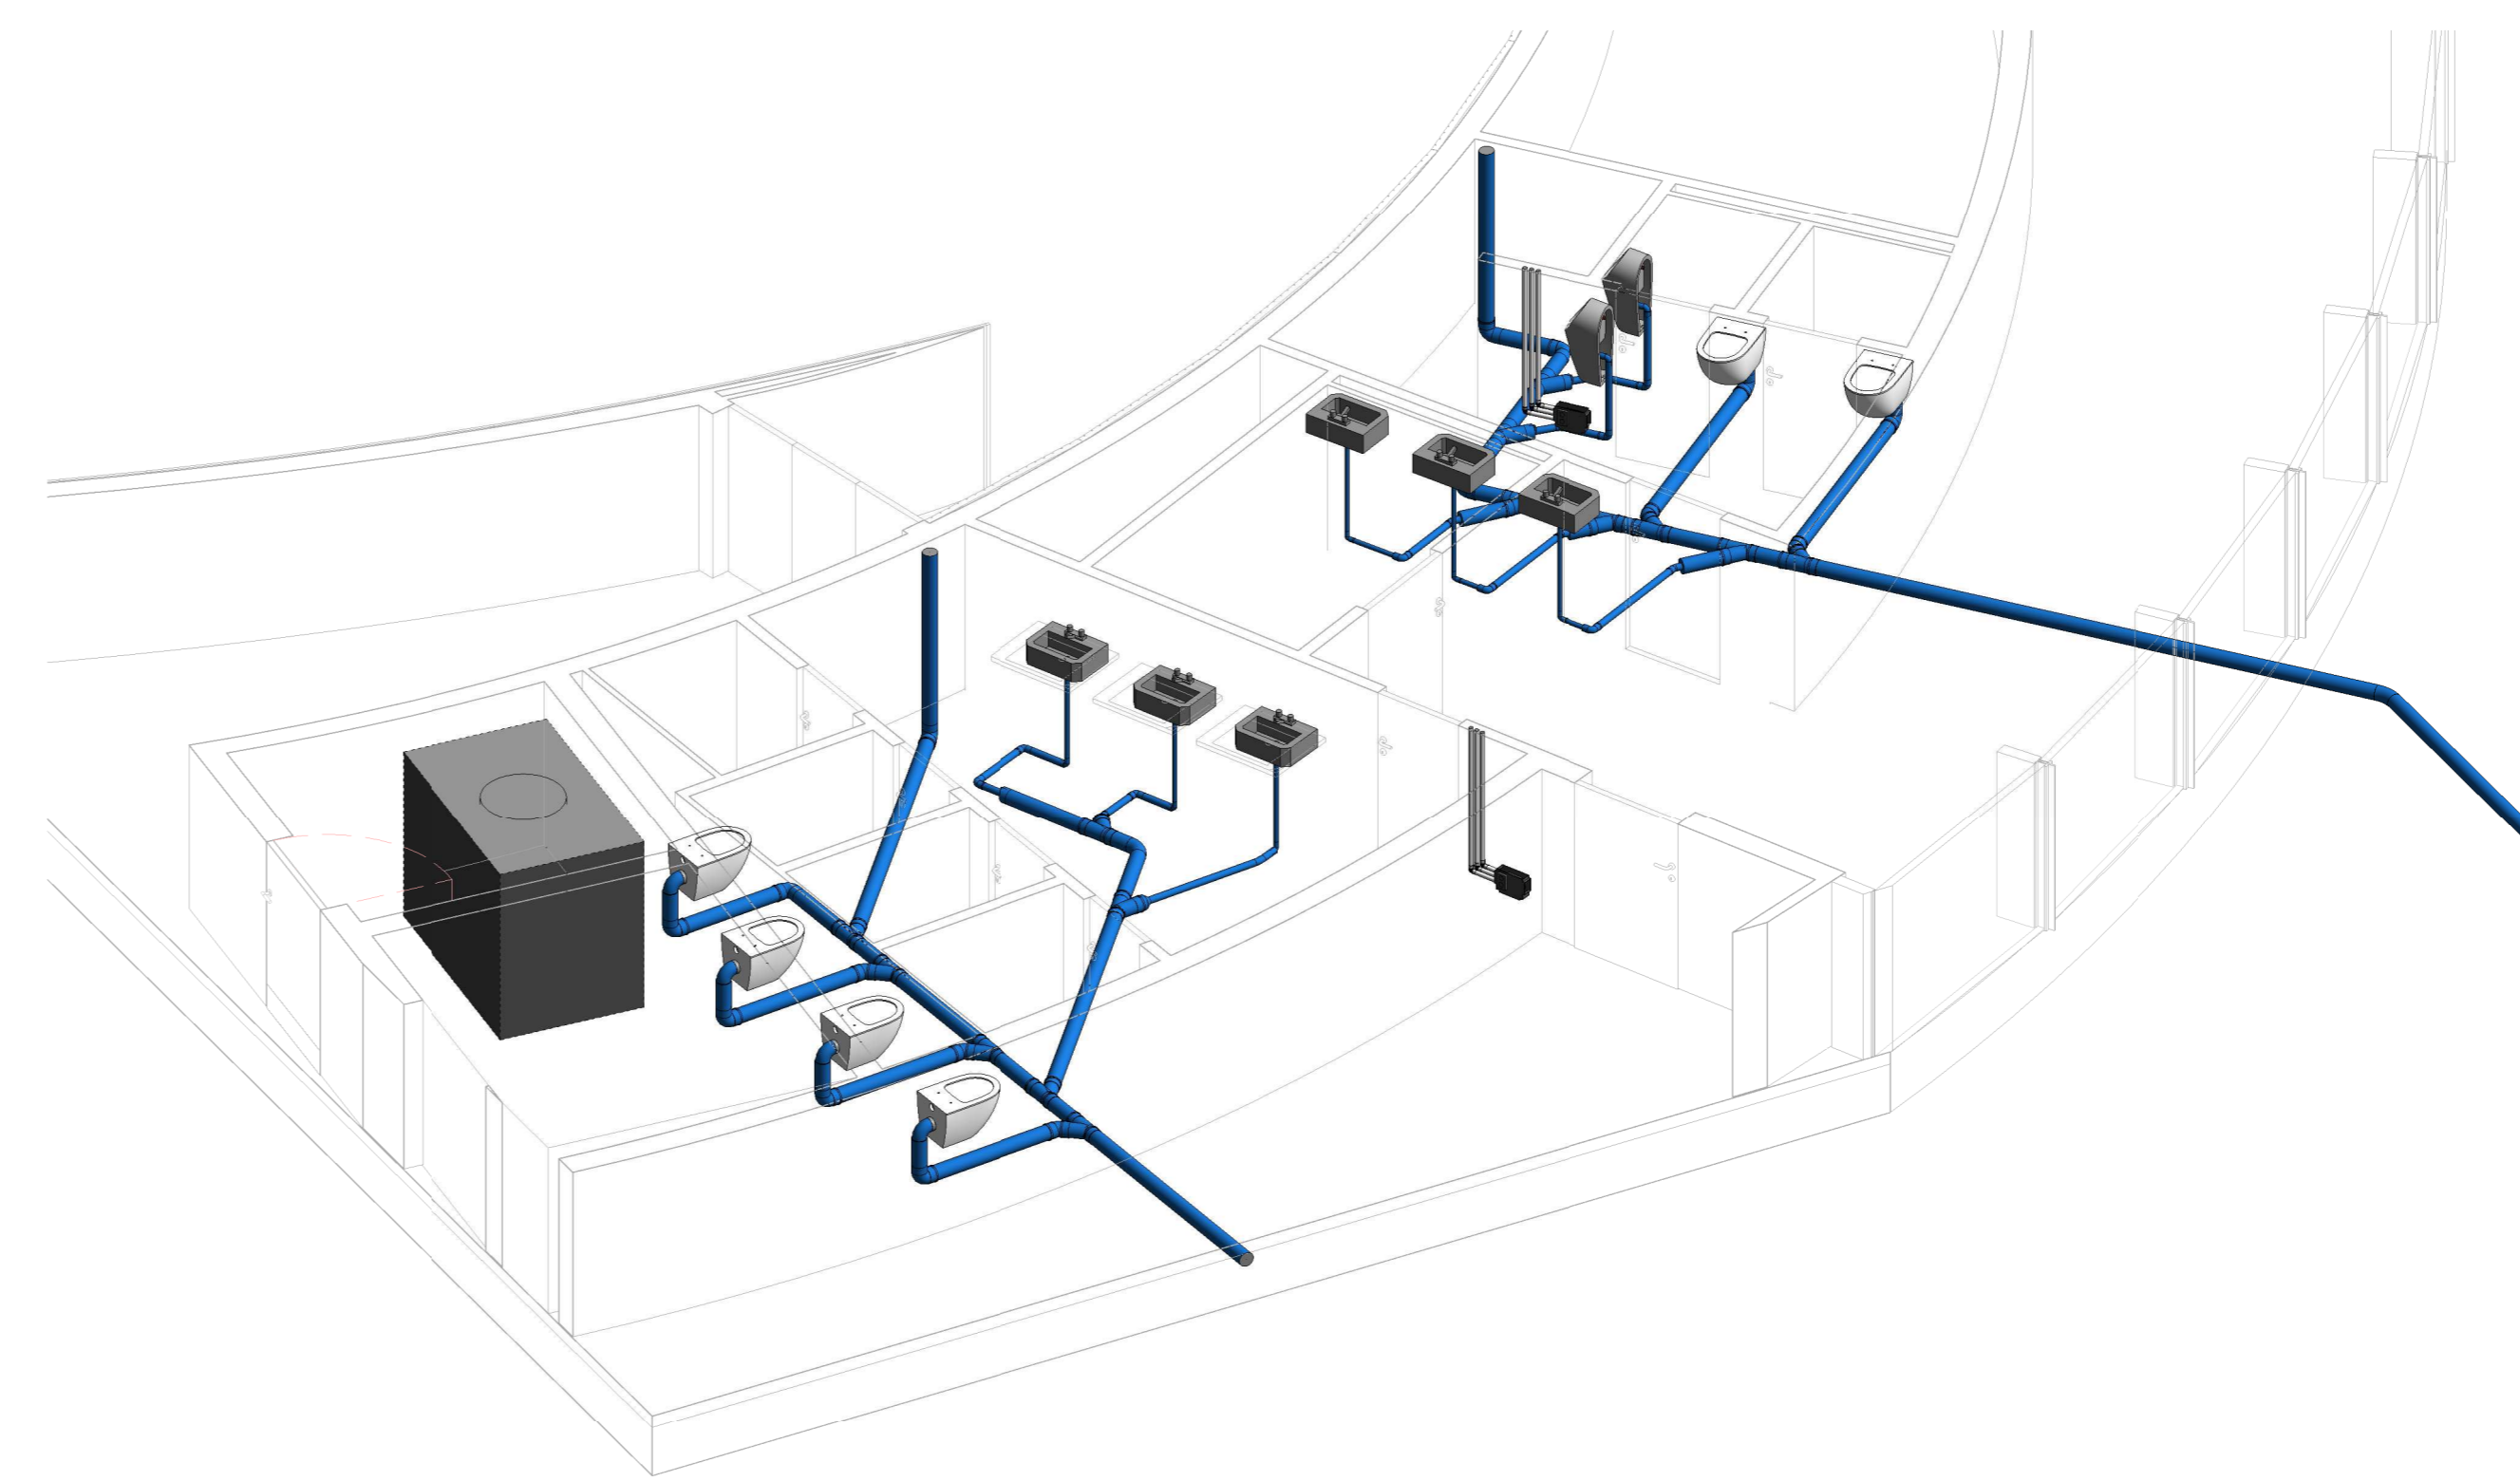

3 3D RETI DI SCARICO

PROGETTO **COMUNE DI MONZA** COPR. PER

PVM - Monza Life
Programma Integrato di Intervento
Variante P.I.I. "Piazzale Virgilio" in variante al P.G.T.

COMITENTE
S.C. EVOLUTION S.P.A.
20121 - Via Milano 41 - Monza

CONSULENTI
PROGETTISTA
CITTERIO-VIEL & PARTNERS
20120 - Via Garibaldi 14 - Milano
Ph. +39 02 7638511 - info@citterio-viel.com

LANDSCAPE
P'Arc Nouveau
20121 - Via Garibaldi 14 - Milano
Ph. +39 02 9025590 - info@parcnouveau.com

IMPANTI ELETTRICI
Studio Sartori
20120 - Via S. Francesco d'Assisi 5 - Erba
Ph. +39 031 646258 - entresartori@studiosartori.it

VVPF
Studio Malara
20122 - Sesto San Giovanni 119 - Brescia
Ph. +39 030 362772 - malara@studiomalara.it

STRUTTURE
ingetec S.r.l.
22020 - Via Feltrinastrada 6 - Barago
Ph. +39 031 4132937 - info@ingetec.it

IMPANTI MECCANICI
Studio Giarda
22020 - Via Feltrinastrada 6 - Barago di Valbello
Ph. +39 0342 493088 - info@studiogiarda.it

STUDIO ACUSTICO
Studio Tecnico Bassani
22020 - Via Feltrinastrada 6 - Barago di Valbello
Ph. +39 0342 493088 - info@studiotecnico.it

INDIRIZZO
Piazzale Virgilio, Monza

FASE DI PROGETTO
Studio di fattibilità tecnico economica

CODICE TAVOLA: SGB
Codice progetto | Luogo | Autore | Data | Livello | Tipologia disegno | Disegnato | Verificato | Emesso
18-201 | X | SGB | X | 00 | IM3-H-0002 | A

EMISSE
R. | S. | DESCRIZIONE | C. | D. | S. | P.
1. | 20 Lug 20 | Piani di fattibilità tecnico economica | 00 | 00 | 00 | 00

2020 Lug 30
2020 Lug 30

30/01/2020
13:43:47

DISEGNATO DA: R.V. | CONTROLLATO DA: R.V. | APPROVATO DA: C.G.

TITOLO
Impianto Idrico Sanitario

CODICE TAVOLA
E.5_M_002_00

SCALA
1:100

DATA EMISSIONE
2020 Lug 30

DATA PRIMA EMISSIONE
2020 Lug 30

NOTE
1. Non applicabile a questo disegno.
2. Tutti le quote planimetrie sono espresse in metri.