





SEZIONE C-C - scala 1:100



PLANIMETRIA - scala 1:500

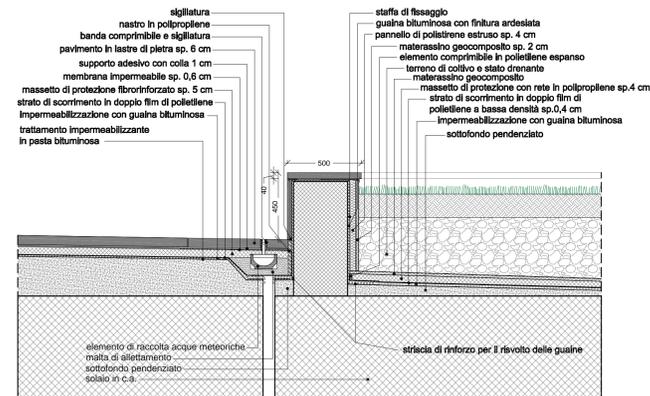


SEZIONE B-B - scala 1:20

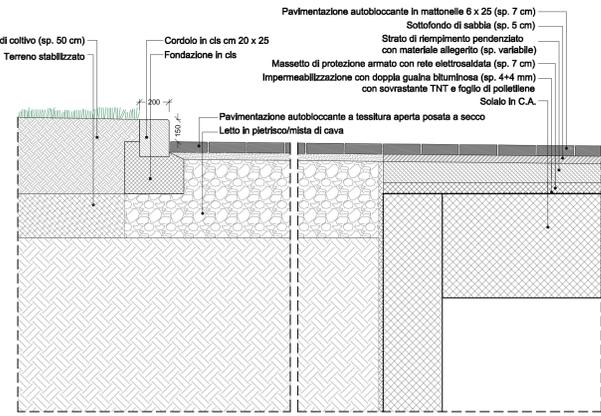

SEZIONE A-A - scala 1:20



IMPIANTO FOGNARIO - scala 1:500

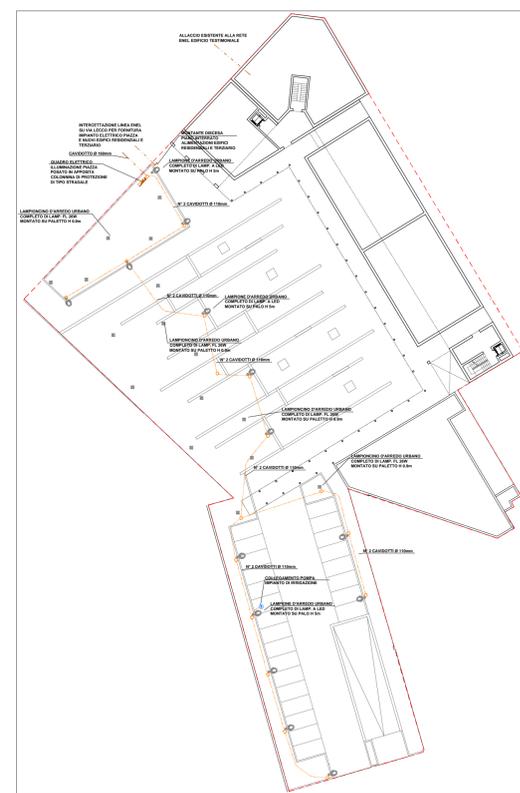

IMPIANTO ELETTRICO - scala 1:500

LEGENDA	
	TUBAZIONI ACQUE METEORICHE (pendenza 0.5%)
	VASCA DI ACCUMULO ACQUE METEORICHE
	DISOLEATORE
	VASCA PER IRRIGAZIONE AREE VERDI
	CHIUSINO SIFONATO
	POZZETTO DI ISPEZIONE SU TUBAZIONI A PAVIMENTO
	POZZETTO PRELIEVO CAMPIONI
	CANALINA CON GRIGLIA SIFONATA
	LIMITE DI RISPETTO AREA POZZO n°27

COMUNE DI MONZA


P.I.I. AMBITO 7 VIA LECCO E AREA SISTEMA VIALE LIBERTA'

Proponente
La Villata S.p.a.
ESSELUNGA S.p.a.
CEDI S.r.l.
Coordinamento generale
studio NONIS
Via Schievano 12 - 20143 Milano
tel. 02 85181311
e-mail: nonsarch@nonsarch.it

Progettisti:
Architettura - Urbanistica
studio NONIS
Arch. Fabio Nonis
studio BERTANI
Ing. Claudio Bertani

Progettisti:
Viabilità - Urbanizzazioni
TRM CIVIL DESIGN srl
Ing. Michele Rossi
TRM ENGINEERING srl
Ing. Michele Rossi

Progettisti:
Tecnologia - ambiente - Urbanizzazioni
PLANNING S.r.l.
Ing. Gianluigi Marazzi

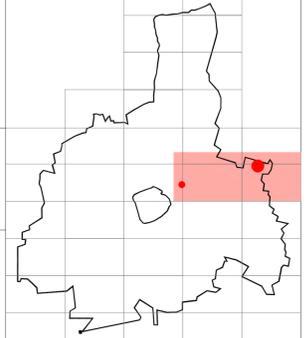

VIA LECCO URBANIZZAZIONI SECONDARIE E PARTICOLARI

Tav.	A7a
scala 1:500 / 100 / 20	data 29/10/ 2012
revisioni	data
	data
	data