


SEZIONE AA

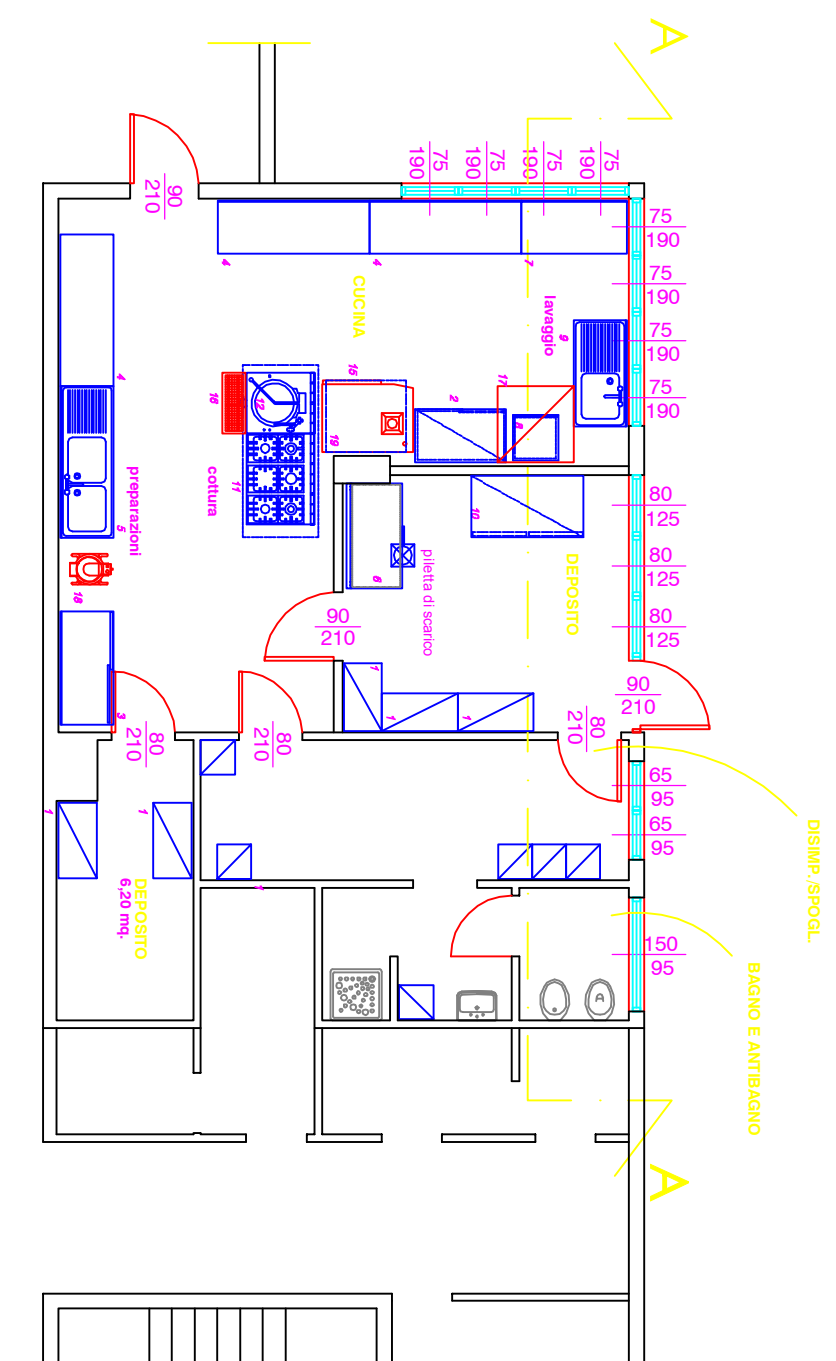

PIANTA PIANO TERRA

ATTREZZATURE NUOVE

ATTREZZATURE ESISTENTI

N° TAV.:

A.03

Dott. Ing. Paolo Giacomazzi

Studio di Ingegneria

Iscritto all'Albo degli Ingegneri della Provincia di Torino al n. 8358
Via Borghetto 49 - 10034 - Chivasso (TO) - Partita iva: 09152240017

PROGETTO DEFINITIVO-ESECUTIVO

Comune di Monza

Procedura aperta per l'affidamento del servizio ristorazione scolastica
Intervento di riqualificazione e adeguamento normativo delle strutture e impianti utilizzati per il servizio

SCUOLA INFANZIA ANDERSEN

PROGETTO:

Pianta con attrezzature, legenda
attrezzature e sezione

Scala 1:100

Luglio 2010

