



BLOCCO BAGNO 1

Spogliatoio maschile

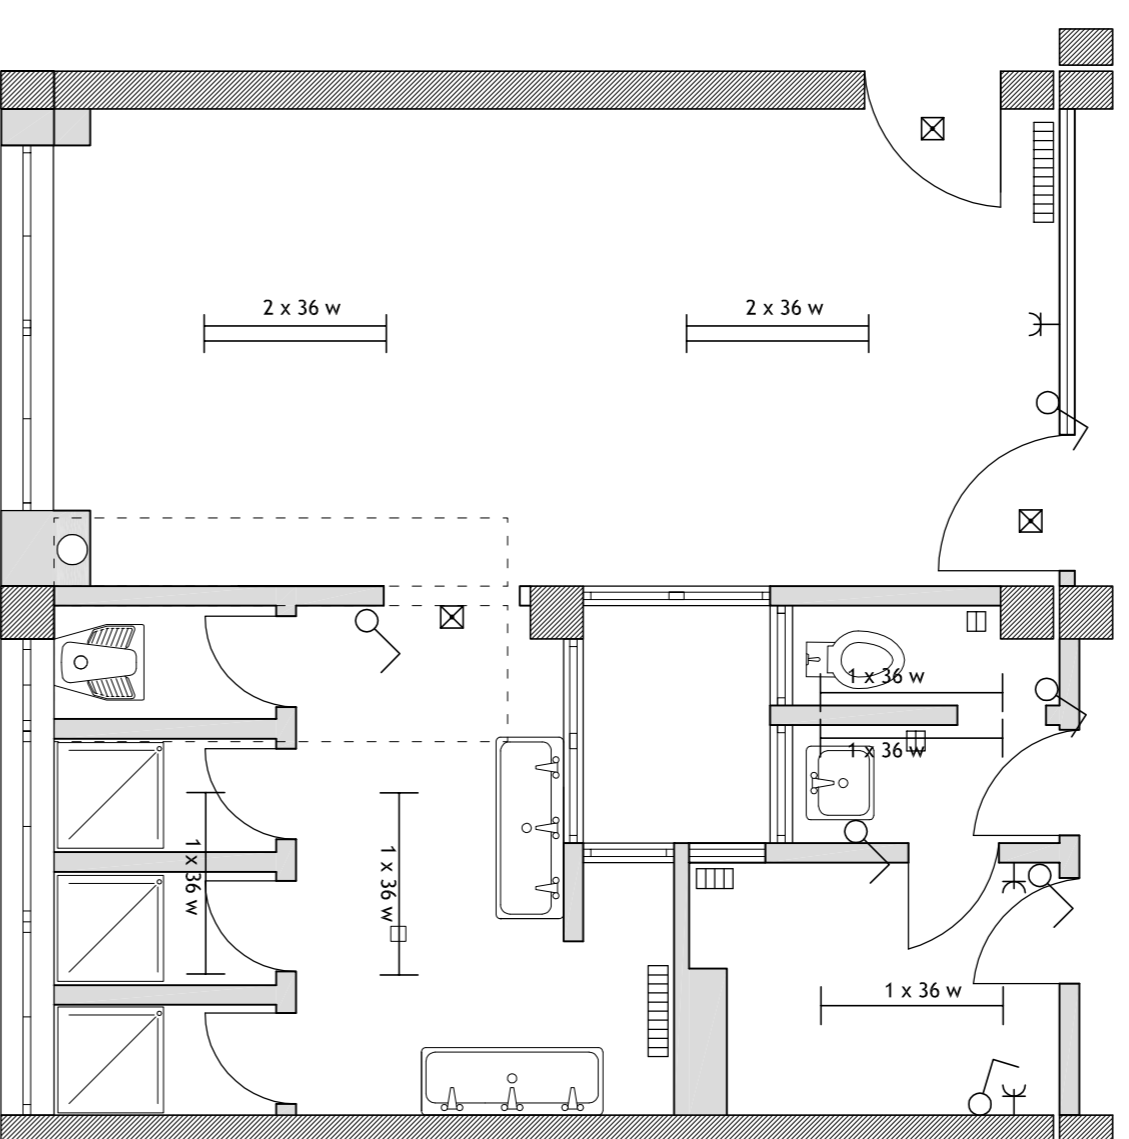


BLOCCO BAGNO 5

Bagno Masch. - Bagno Femm.

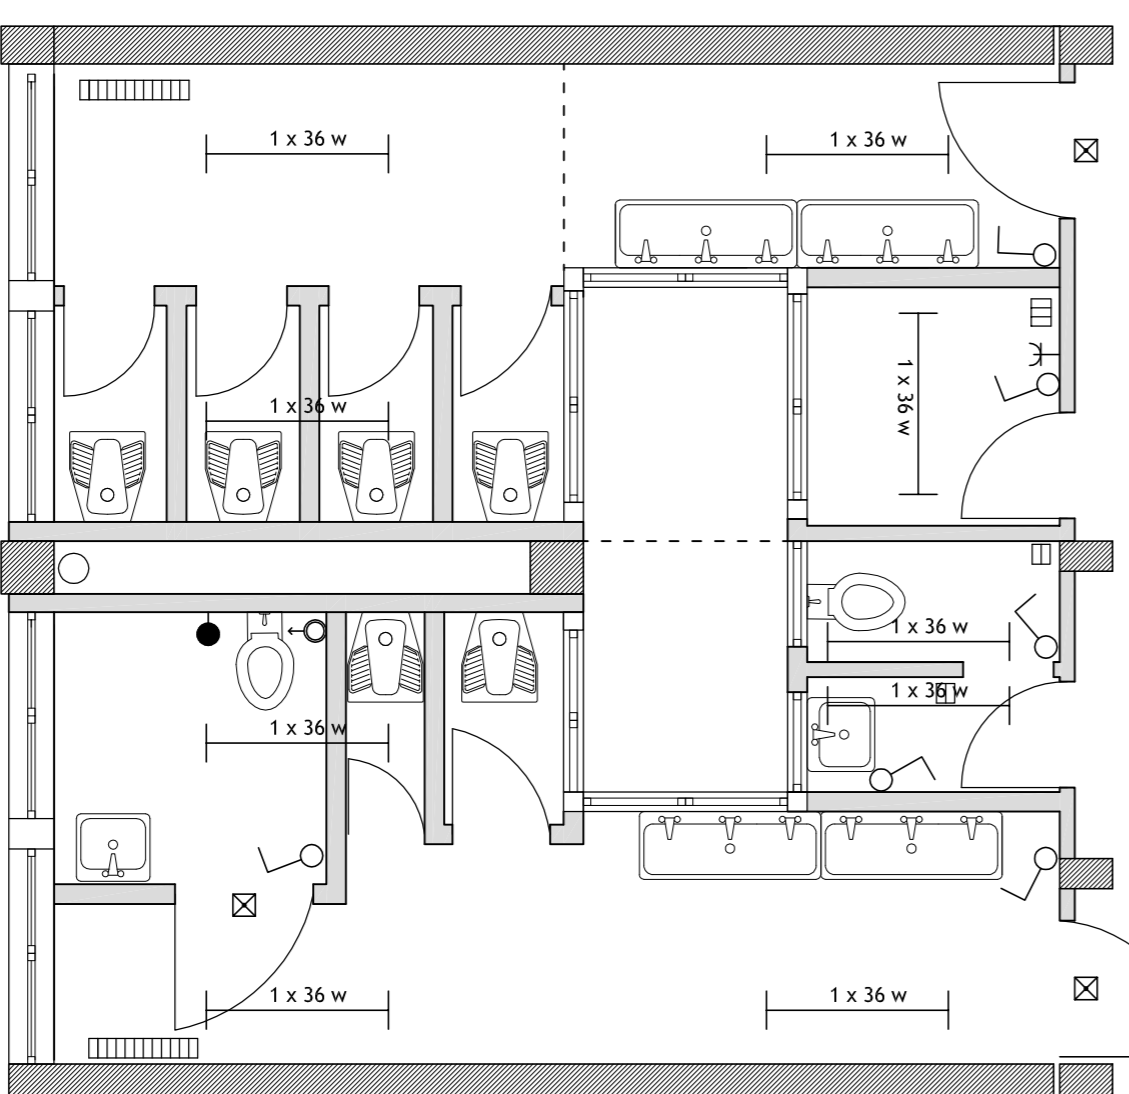


BLOCCO BAGNO 4

Bagno Maschile

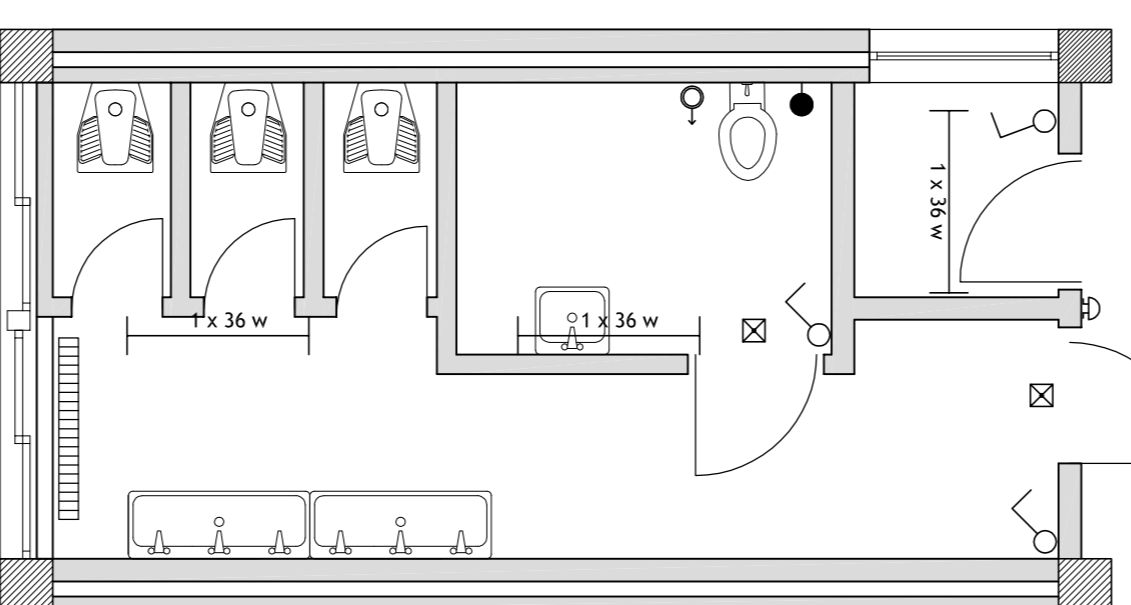


BLOCCO BAGNO 3

Spogliatoio Femminile

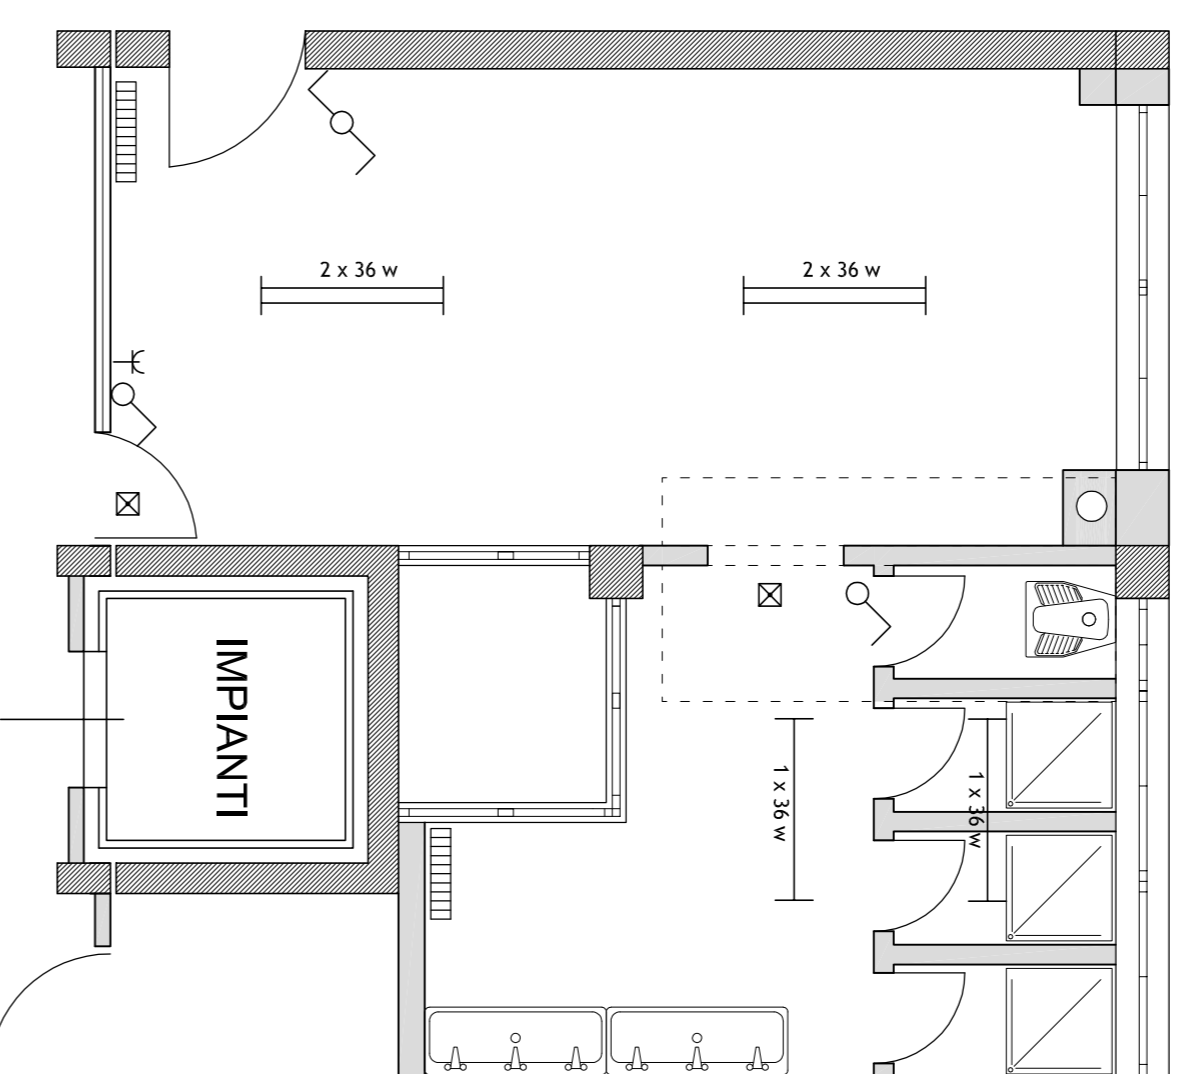


BLOCCO BAGNO 6

Bagno Masch. - Bagno Femm.

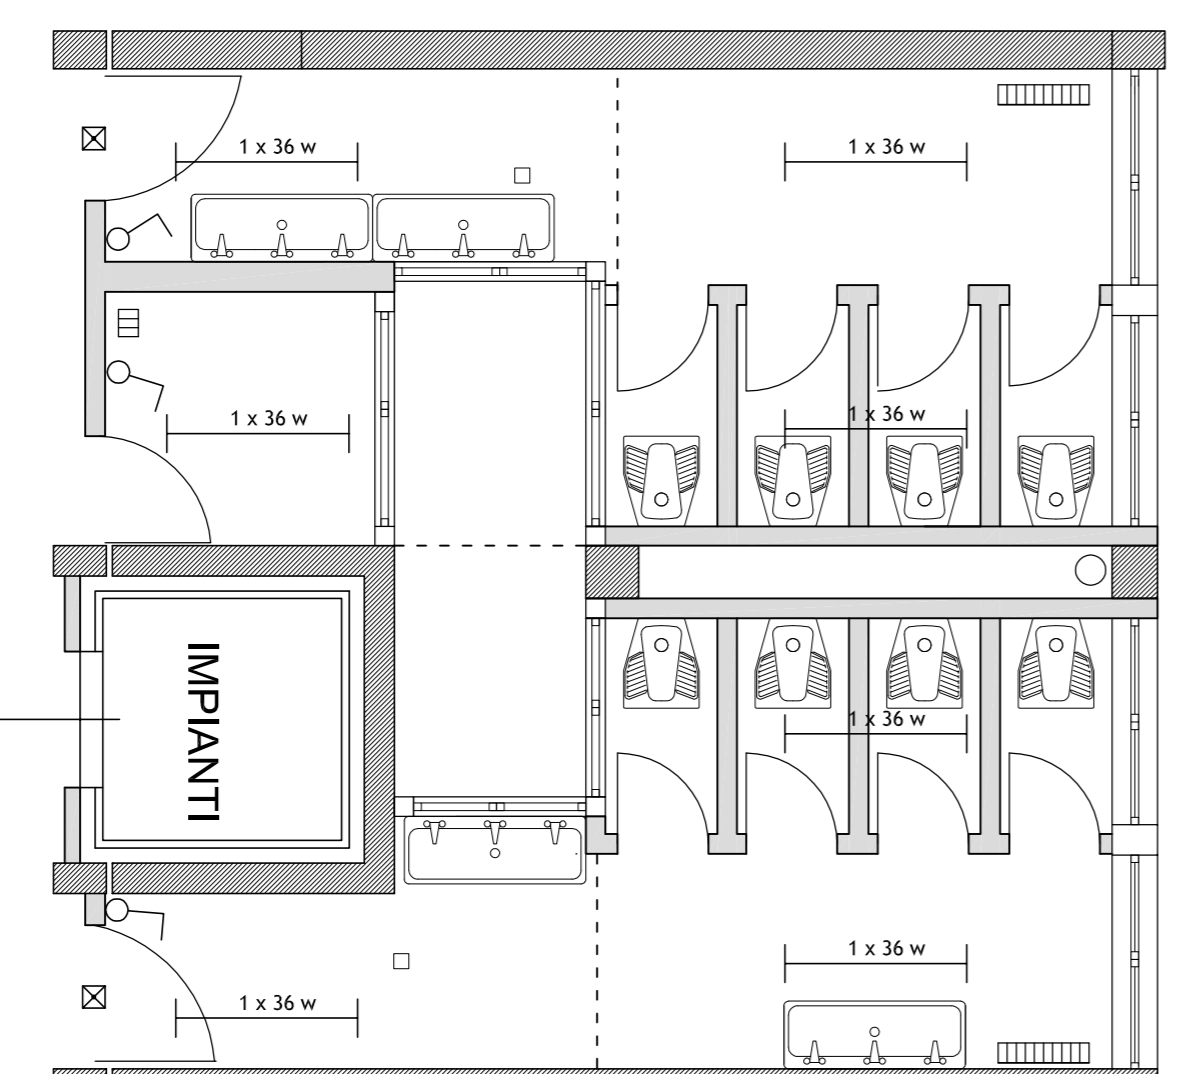

COMUNE DI MONZA
Settore Manutenzione Edifici,
Impianti, Aree Pubbliche

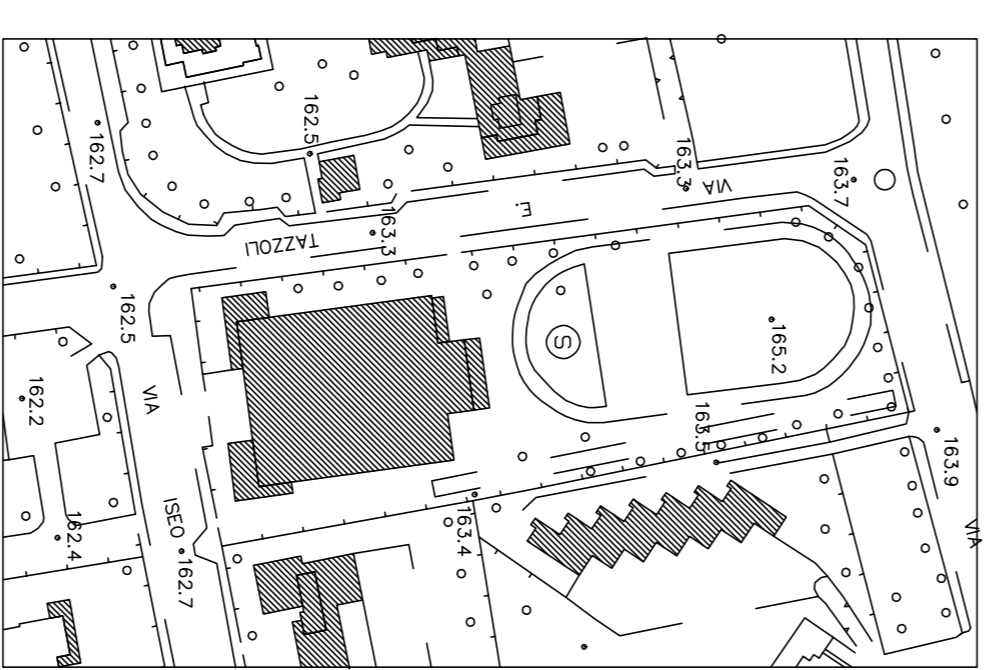

LAVORI DI SISTEMAZIONE COPERTURA ED
ADEGUAMENTO IGIENICO SANITARIO

MANUTENZIONE STRAORDINARIA	ARCHITETTONICO
PROGETTO ESECUTIVO	DATA: Ottobre 2017
STATO DI FATTO IMPIANTO ELETTRICO	AGG.: AGG.: AGG.:
PROGETTO PRELIMINARE <input type="checkbox"/>	PROGETTO DEFINITIVO <input type="checkbox"/>
	PROGETTO ESECUTIVO <input checked="" type="checkbox"/>
	SCALA: 1:50
	FILE/DIRETTORI:
	VISTO:
	08